





(既存)機器表

記号	名称	設置場所		型式	機器仕様	台数	電動機					インターロック起動
		屋外	室内名				種類	容量	台数	相	電圧	
FP-1	消火ポンプユニット	1	ポンプ室	MKF802-611	50A X 300l/min X 52m	1	PUMP	11.0KW	1	3	200	スターデルタ

※既存消火栓ポンプユニット及びポンプ室内配管は既存のままとする。

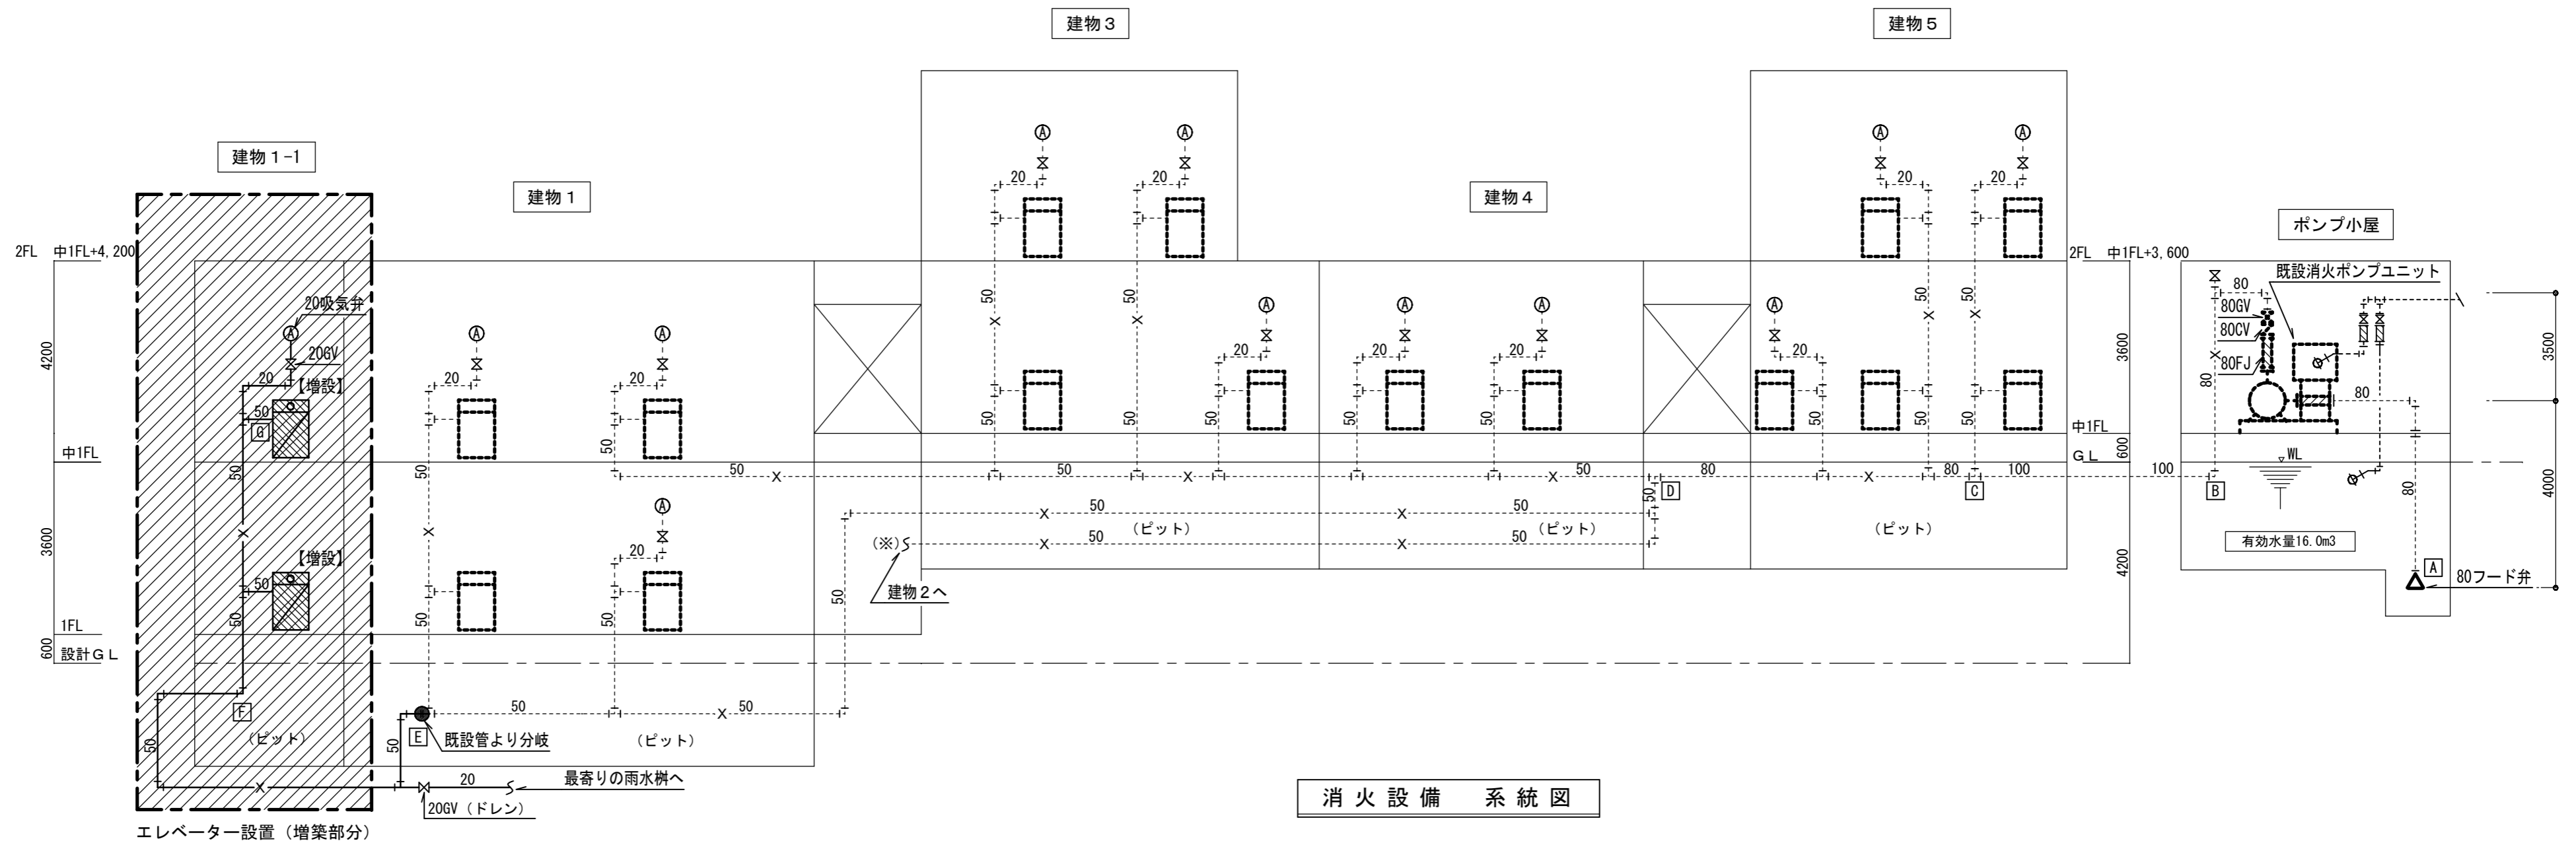

エレベーター設置 (増築部分)

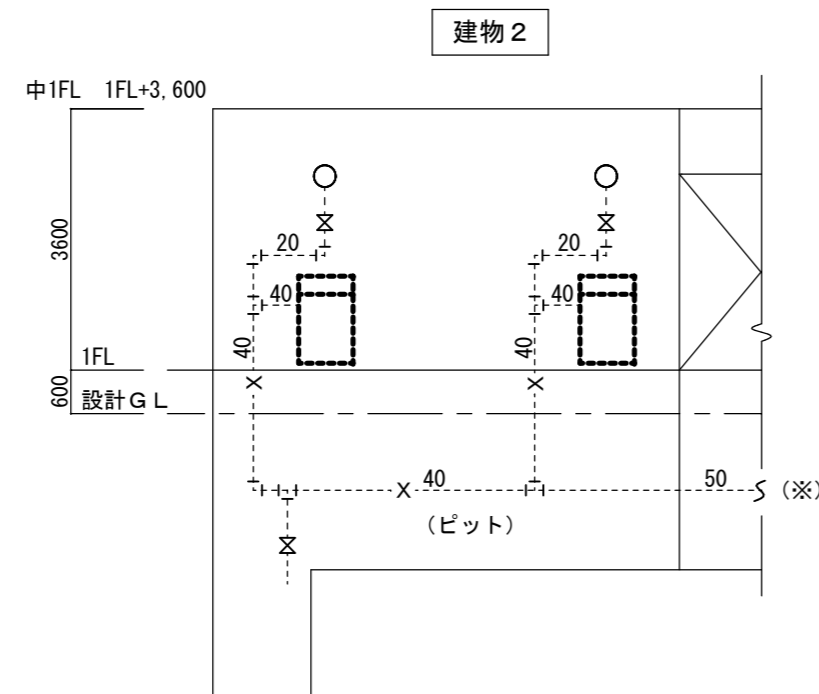

増設屋内消火栓ボックス 仕様 (易操作性1号消火栓)

格納箱 (埋込型)	火報併設消火器併用型 (700×200×1400H)
消火栓弁	30A、アングル型 (ポンプ起動スイッチ付)
ホース	30A × 30m (保形ホース)
ノズル	30A×13A (噴霧ノズル)
放水性能	130L/min以上

× 2組

既設屋内消火栓ボックス 仕様 (易操作性1号消火栓)

格納箱 (埋込型)	火報併設消火器併用型 (700×200×1400H)
消火栓弁	30A、アングル型 (ポンプ起動スイッチ付)
ホース	30A × 30m (保形ホース)
ノズル	30A×13A (噴霧ノズル)
放水性能	130L/min以上

軽井沢町

**R.De.Co** 有限会社 良建築設計事務所

〒385-0022 長野県佐久市大字岩村田1291-1番地  
TEL: 0267-66-3580 FAX: 0267-66-3581  
一級建築士事務所登録 長野県知事登録 佐久E第72051号  
一級建築士 大臣 第318665号 新津輝秋

工事名称  
令和8年度 町単 中部小学校エレベーター設置工事



TITLE 消火設備 系統図

SHEET No. M-02

DRAWN BY 一級建築士登録 大臣 第318665号 新津 輝秋 印  
DATE 2026.01  
CHECKED BY 一級建築士登録 大臣 第318665号 新津 輝秋 印  
SCALE No  
OUTPUTSCALE

(※) 既設屋内消火栓

消 易操作性1号消火栓 (HB-1A) 2段型消火器併用単独型 700<sup>φ</sup>×1,400<sup>φ</sup>×200<sup>φ</sup>

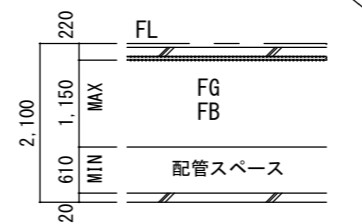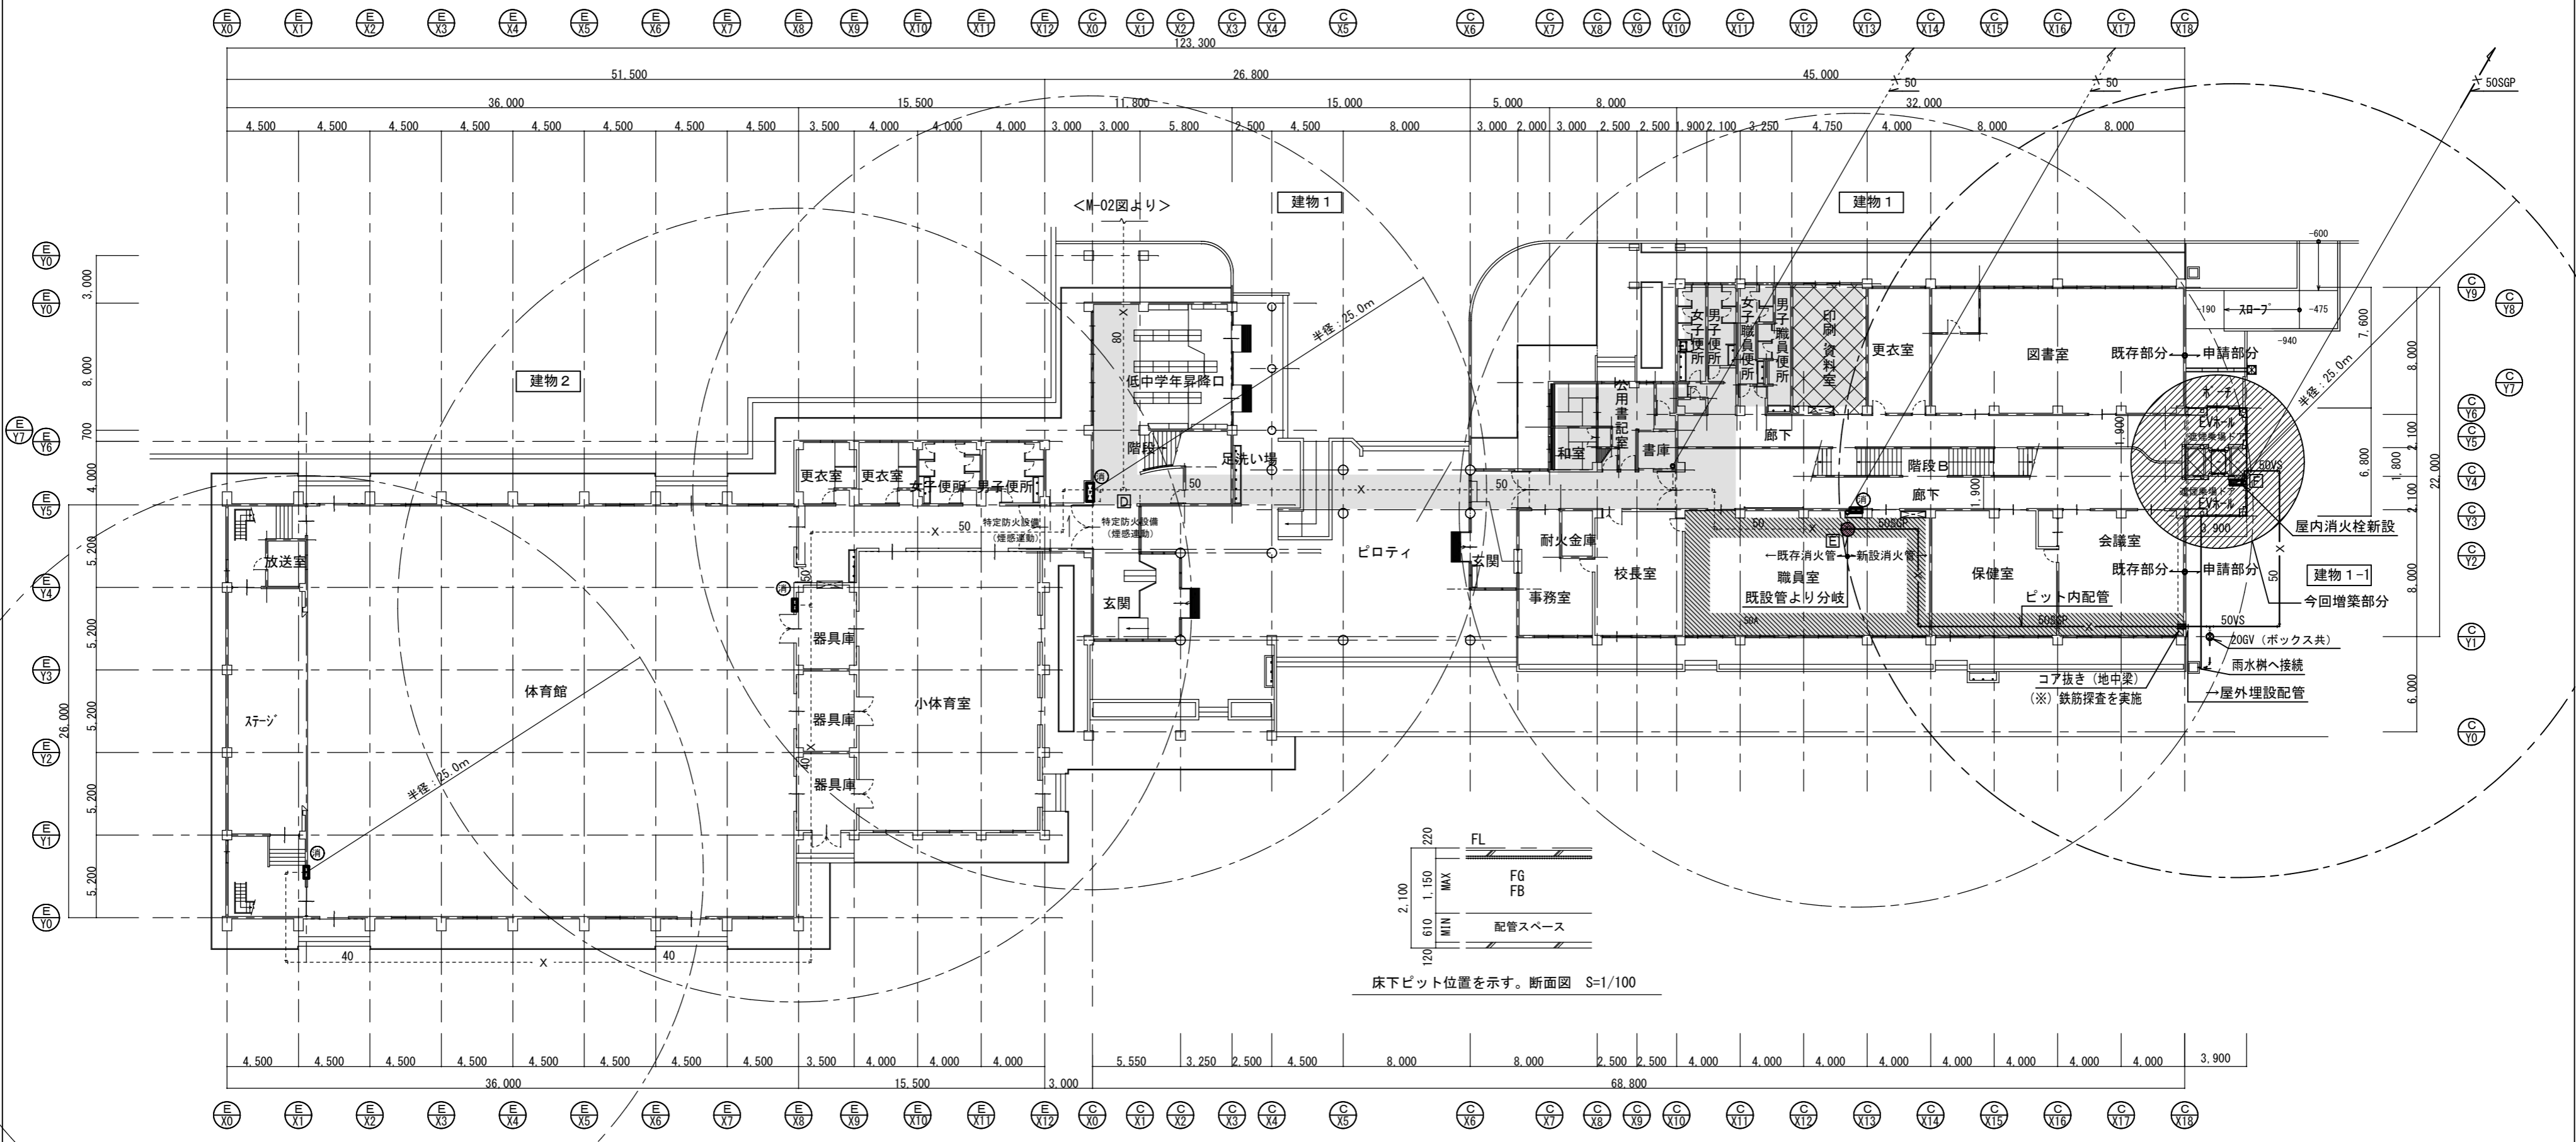

床下ピット位置を示す。断面図 S=1/100

床下ピットを示す

1階平面図 S=1/300


軽井沢町

R.De.Co 有限会社 良建築設計事務所

〒385-0022 長野県佐久市大字岩村田1291-1番地  
TEL: 0267-66-3580 FAX: 0267-66-3581  
一級建築士事務所登録 長野県知事登録 佐久E第72051号  
一級建築士 大臣 第318665号 新津輝秋

工事名称  
令和8年度 町単 中部小学校エレベーター設置工事

TITLE	消火設備 1階平面図	SHEET No.	M-03
DRAWN BY	一級建築士登録 大臣 第318665号 新津 輝秋 印	DATE	2026.01
CHECKED BY	一級建築士登録 大臣 第318665号 新津 輝秋 印	SCALE	1/300
		OUTPUTSCALE	

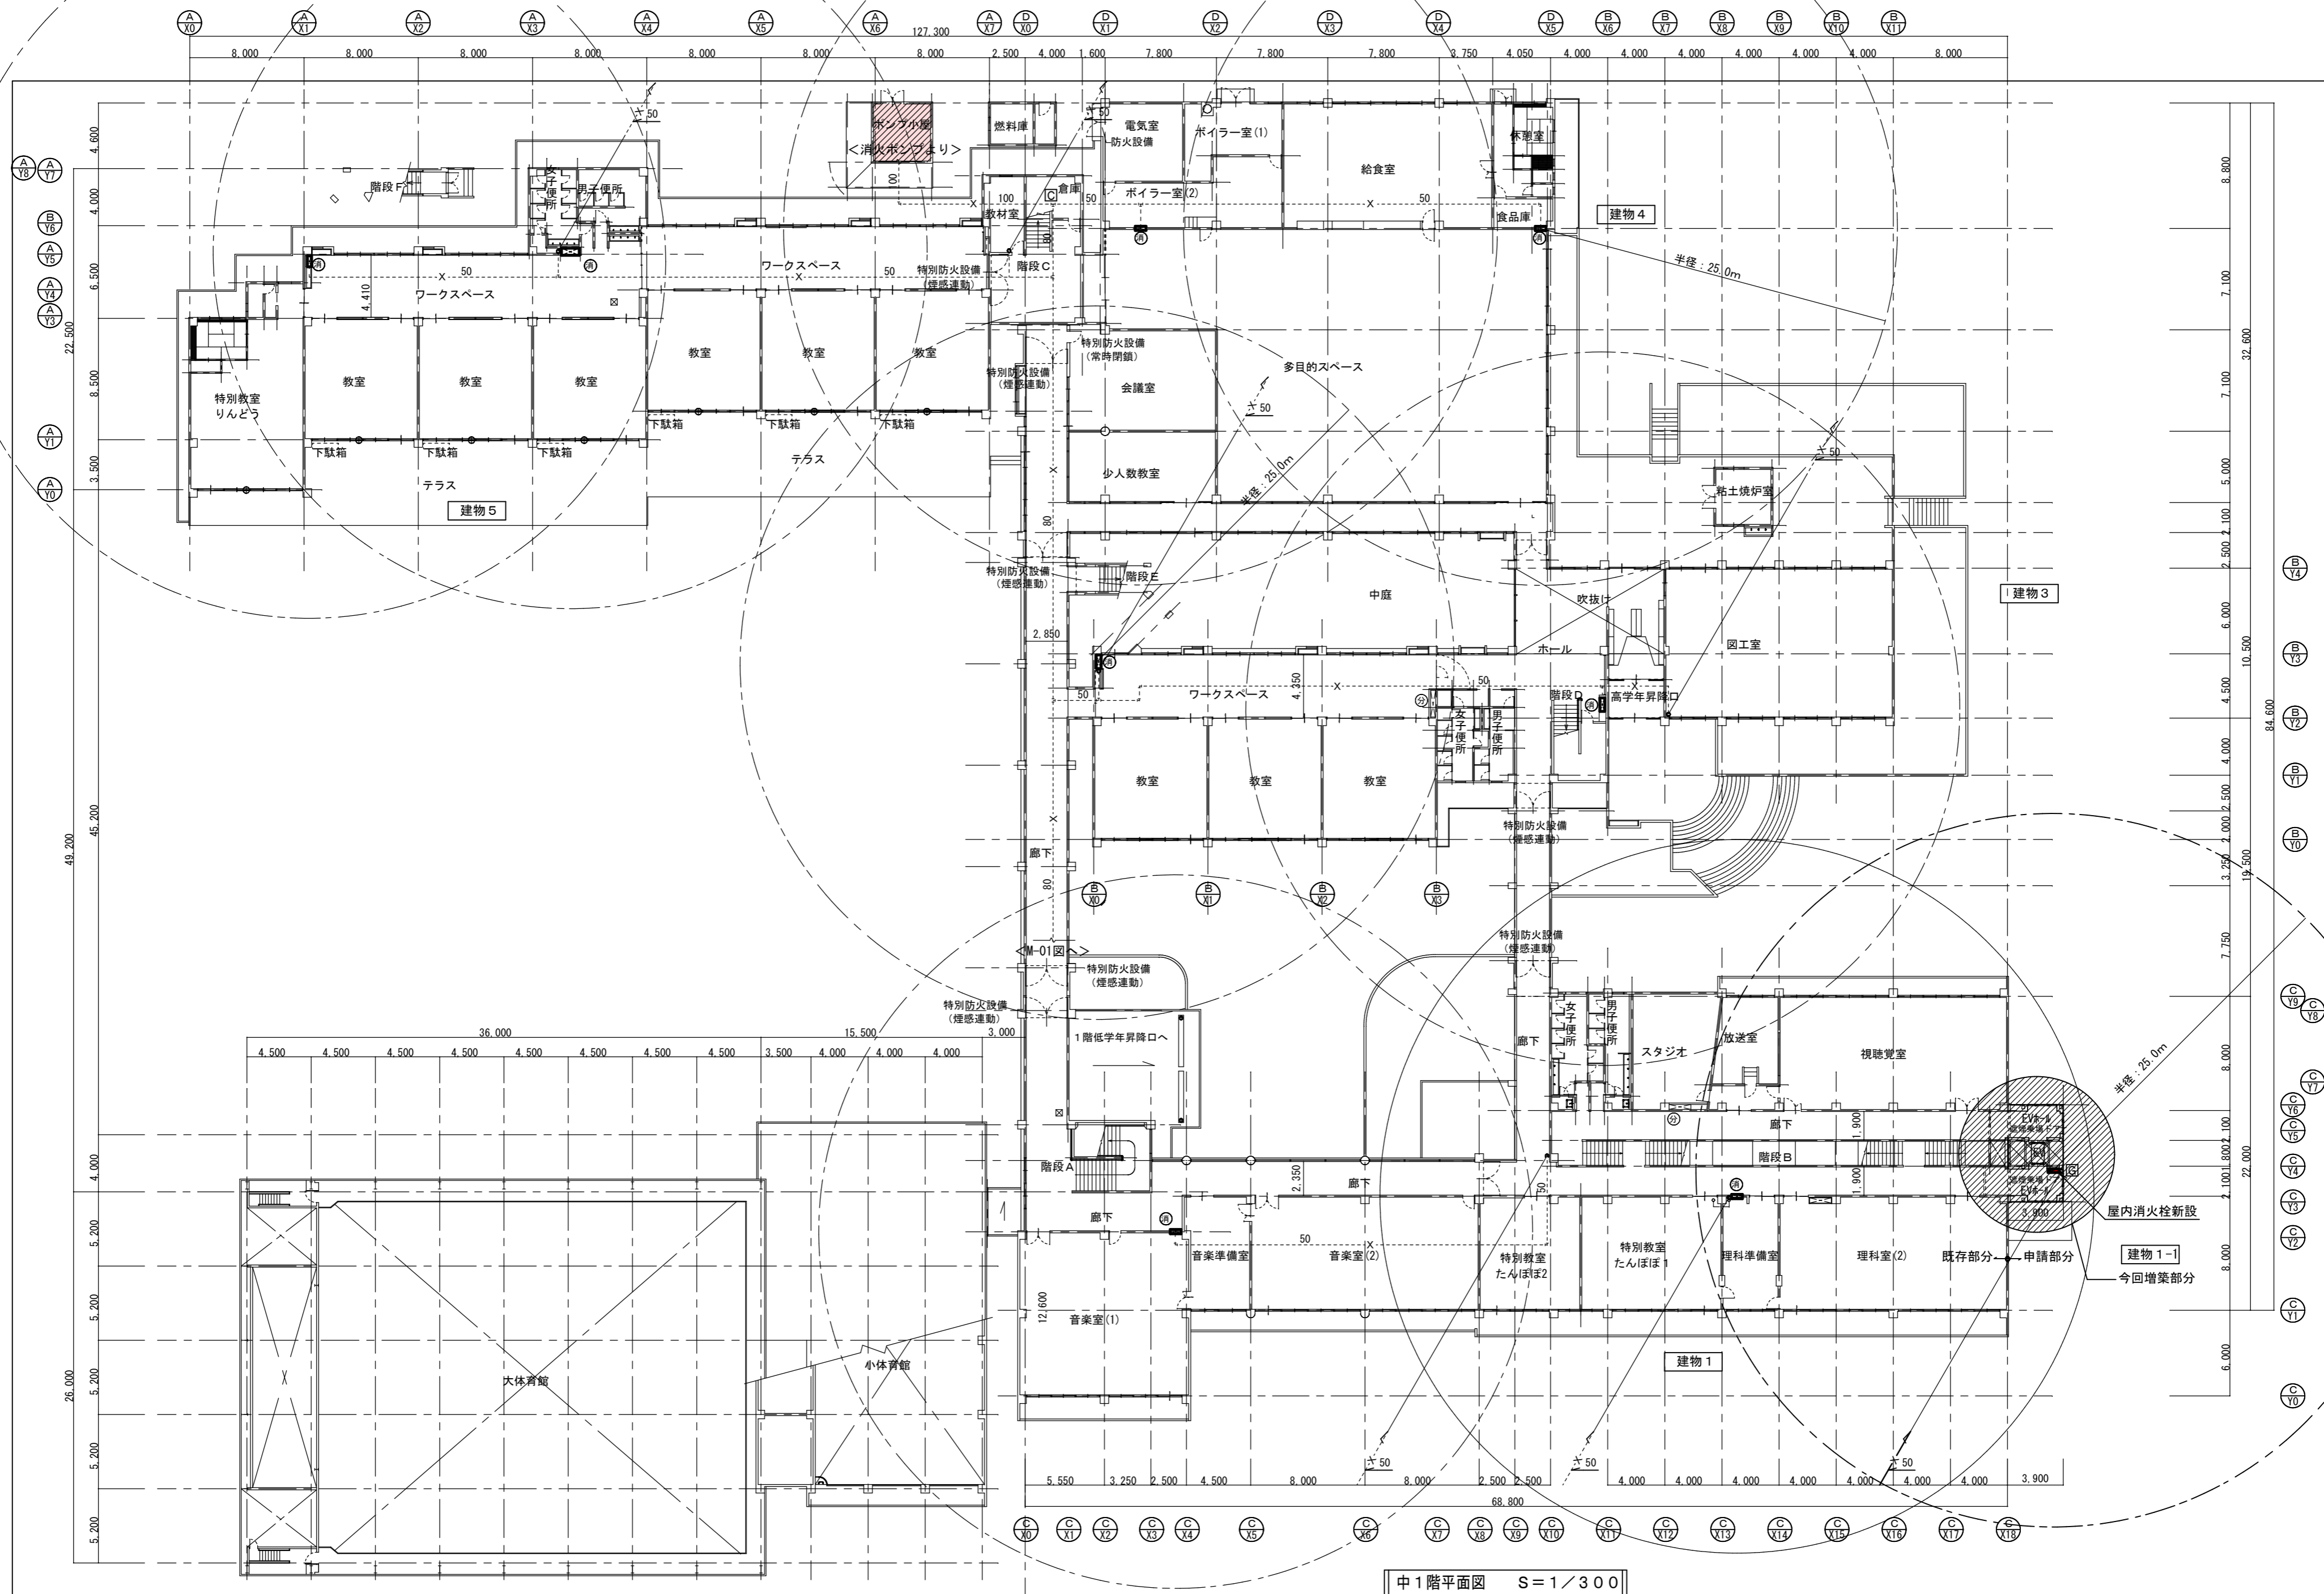

軽井沢町


R.De.Co 有限会社 良建築設計事務所

〒385-0022 長野県佐久市大字岩村田1291-1番地  
 TEL:0267-66-3580 FAX:0267-66-3581  
 一級建築士事務所登録 長野県知事登録 佐久E第72051号  
 一級建築士 大臣 第318665号 新津輝秋

工事名称  
 令和8年度 町単 中部小学校エレベーター設置工事

TITLE 消火設備 中1階平面図  
 DRAWN BY 一級建築士登録 大臣 第318665号 新津 輝秋 印  
 CHECKED BY 一級建築士登録 大臣 第318665号 新津 輝秋 印

SHEET No. M-04  
 DATE 2026.01  
 SCALE 1/300  
 OUTPUTSCALE

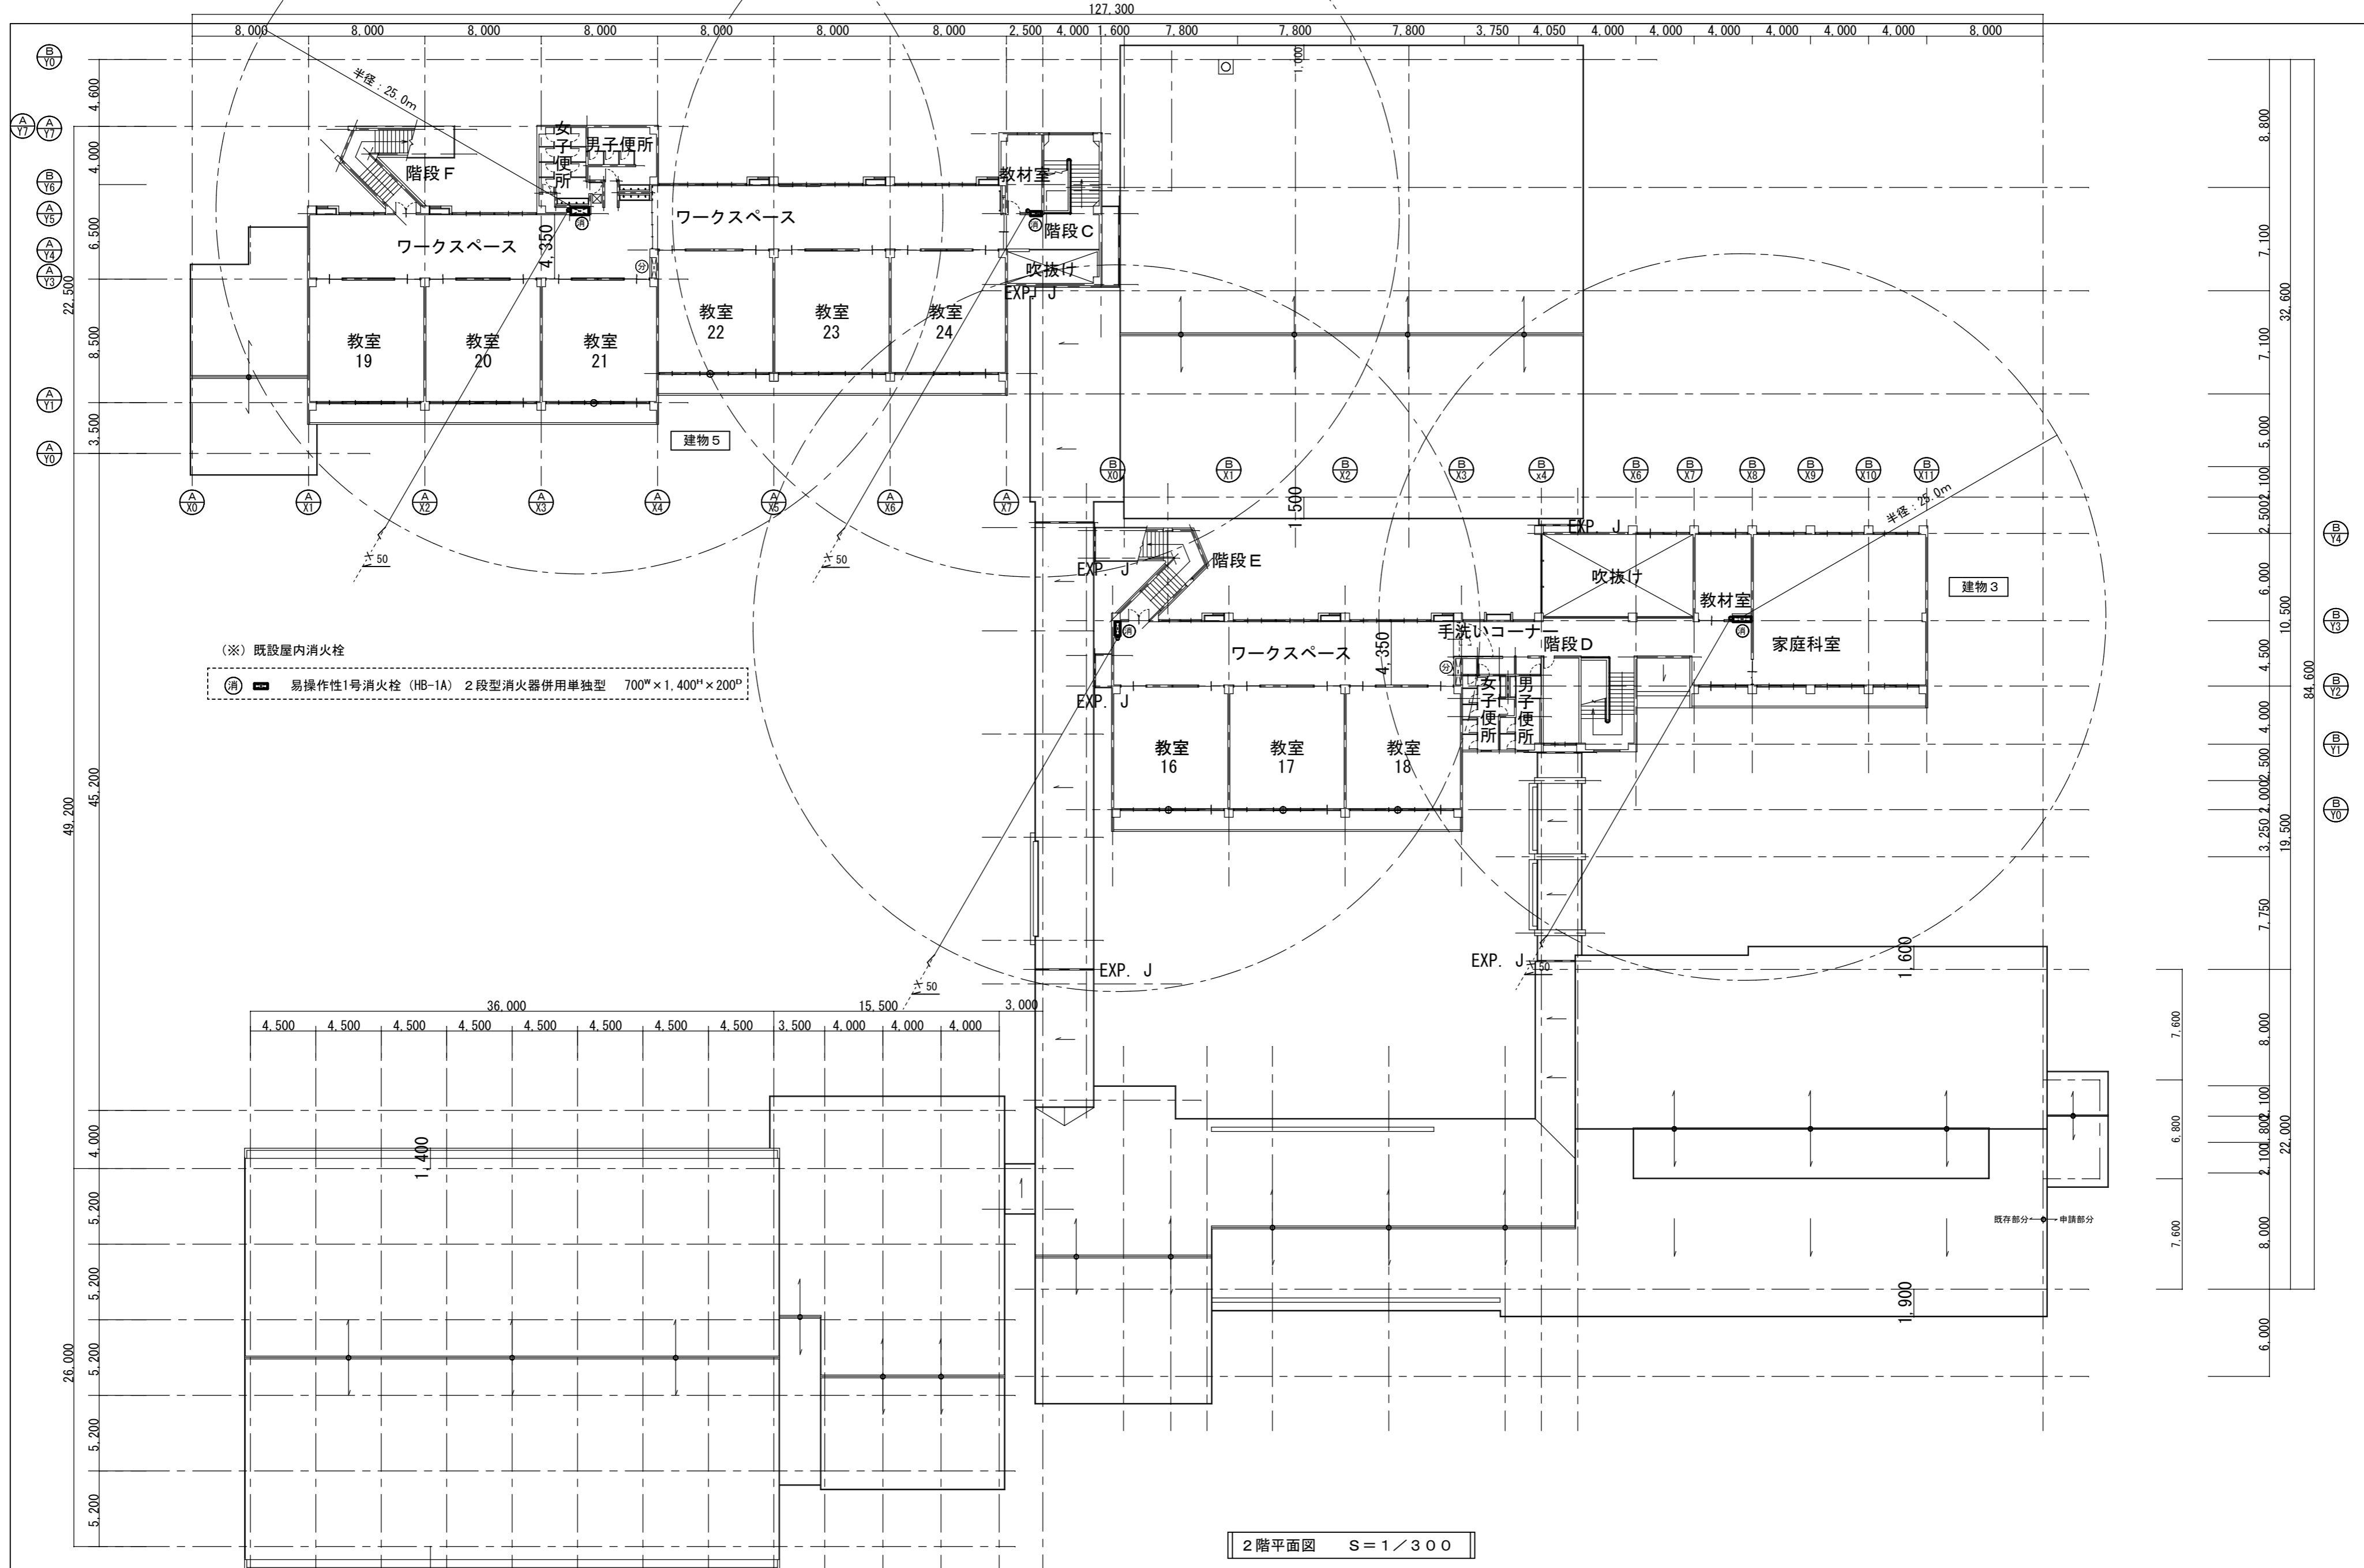

2階平面図 S=1/300

<p>軽井沢町</p> <p><b>R.De.Co</b> 有限会社 良建築設計事務所</p> <p>〒385-0022 長野県佐久市大字岩村田1291-1番地 TEL: 0267-66-3580 FAX: 0267-66-3581 一級建築士事務所登録 長野県知事登録 佐久E第72051号 一級建築士 大臣 第318665号 新津輝秋</p>	工事名称	令和8年度 町単 中部小学校エレベーター設置工事	TITLE	消火設備 2階平面図	SHEET No.	M-05
	DRAWN BY	一級建築士登録 大臣 第318665号 新津 輝秋 印	DATE	2026.01	SCALE	1/300
	CHECKED BY	一級建築士登録 大臣 第318665号 新津 輝秋 印	OUTPUTSCALE			